


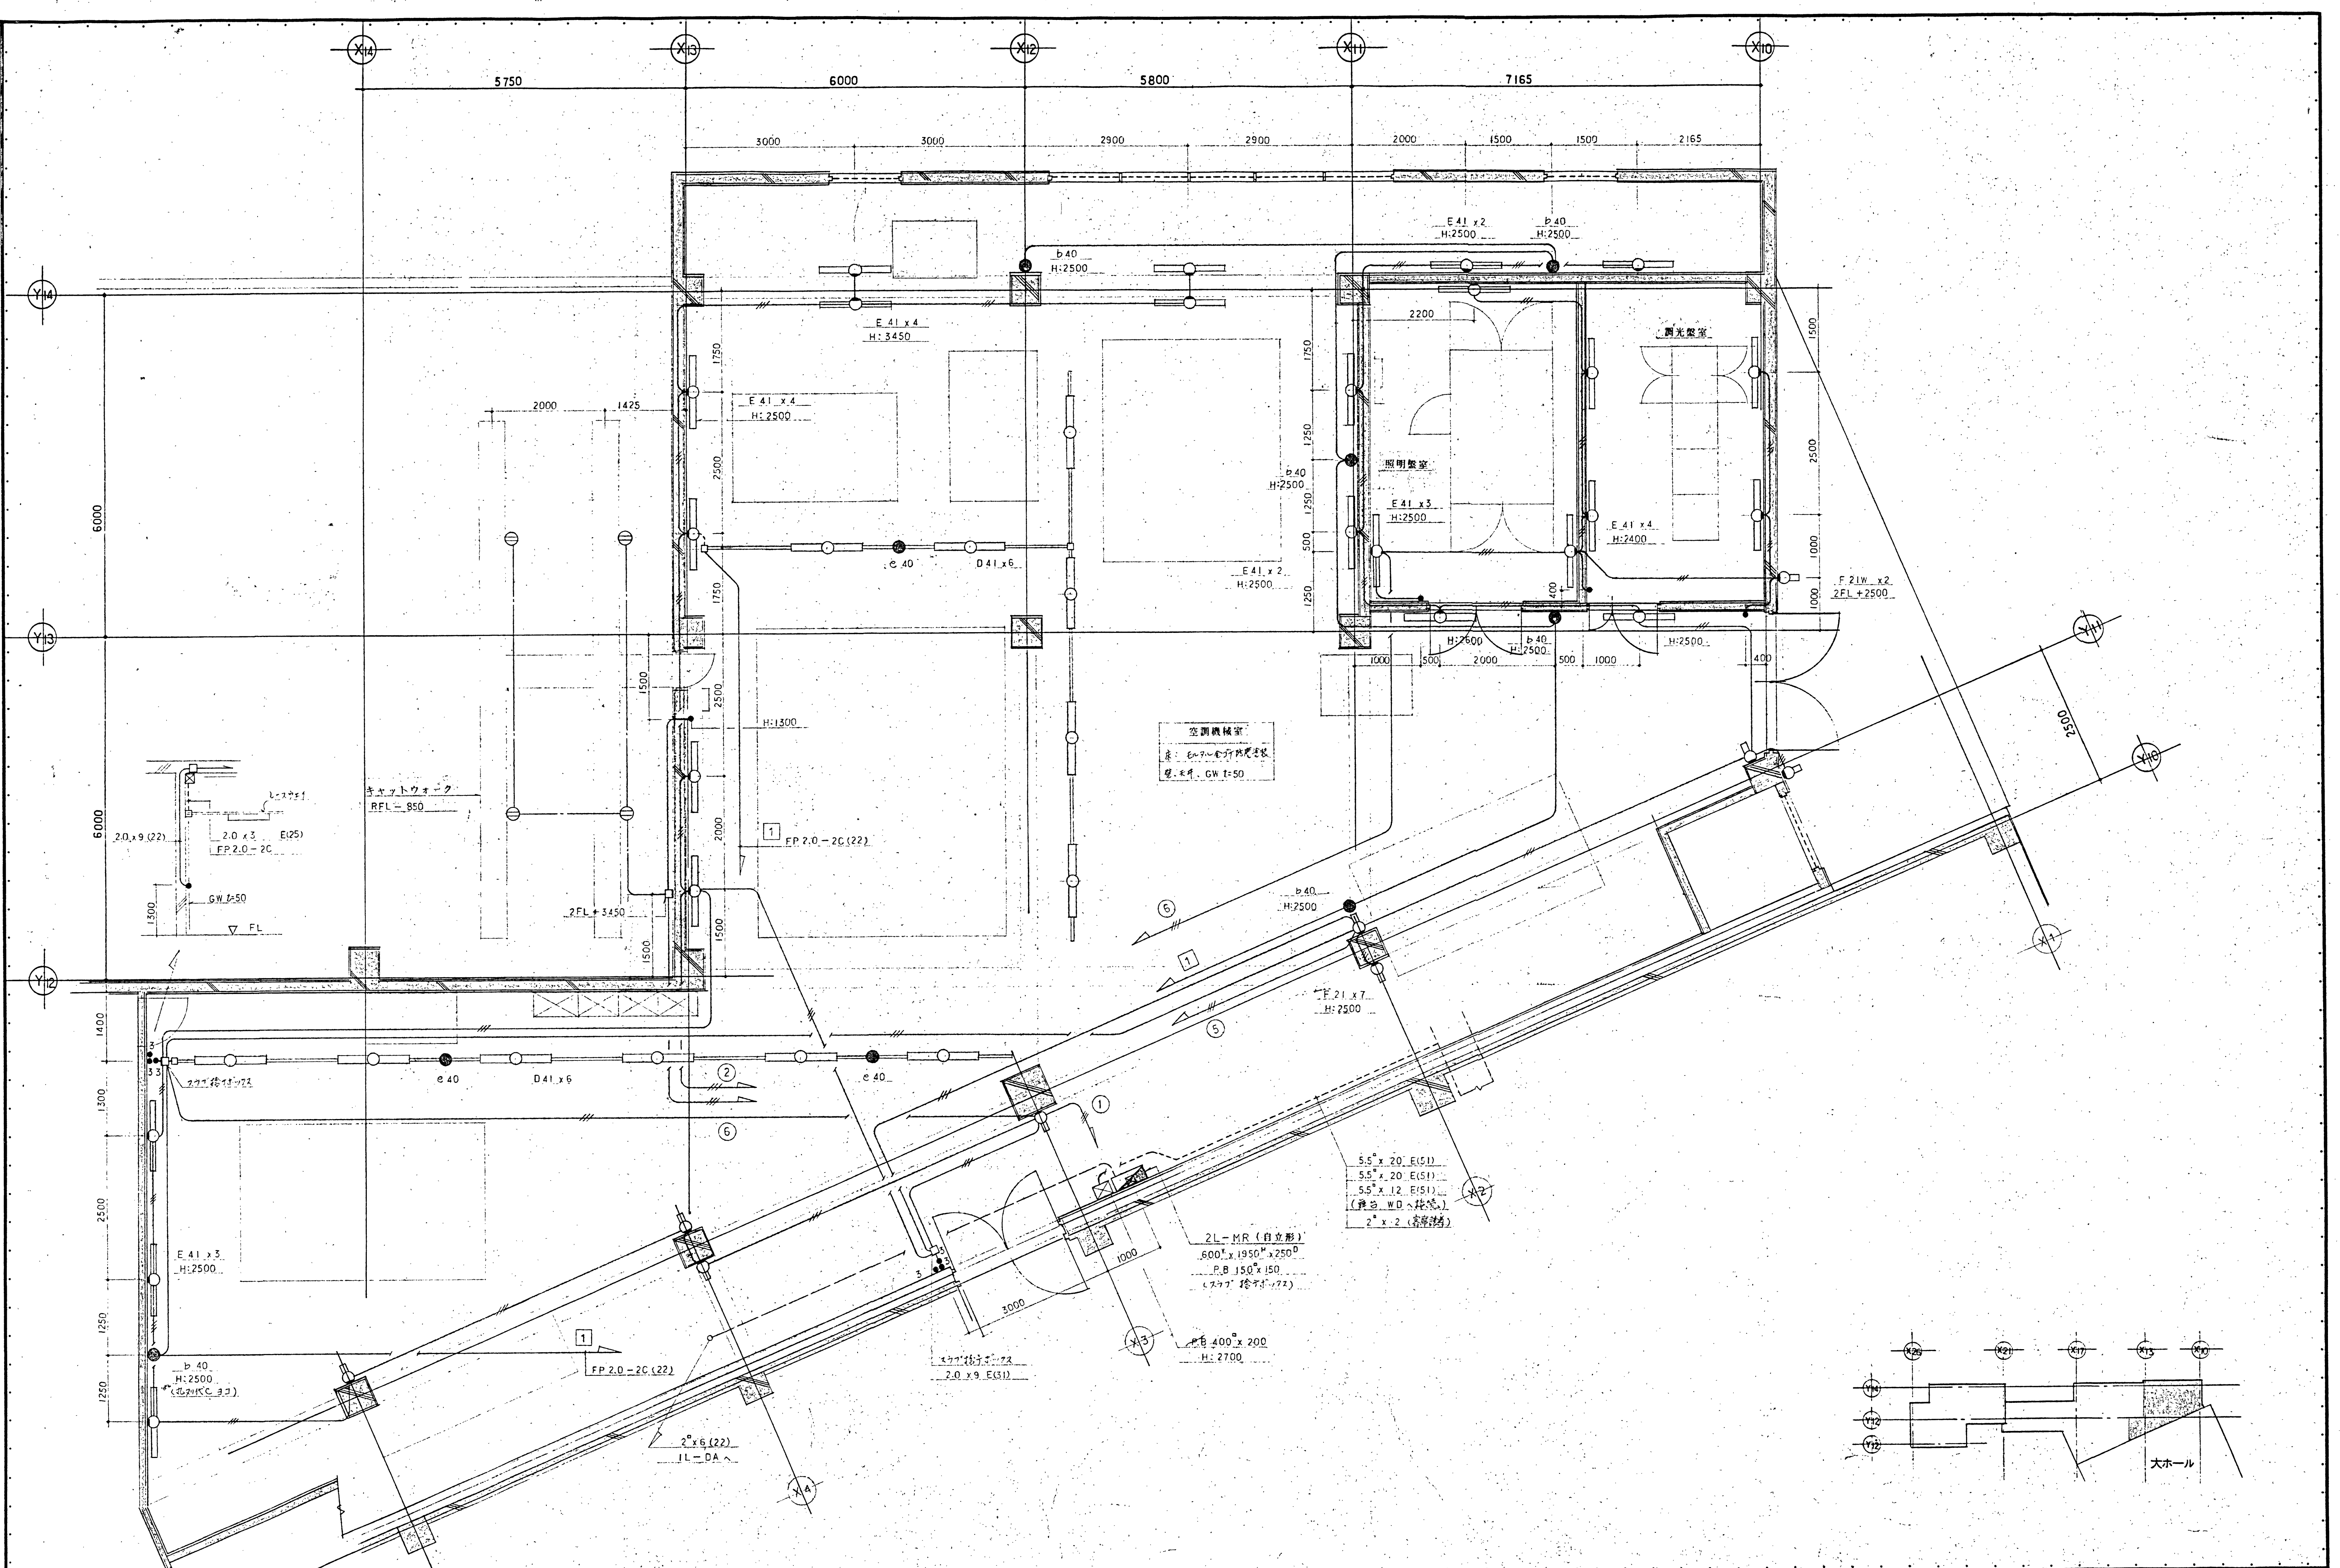

訂正				特記				御承認				部長 校 図 製 図 作成年月日	工事名	那須町文化センター新築工事	縮尺	1/50	⑥ 六興電気株式会社	図番	S-43
												H4.11	図面名	2F 電灯設備					